

Na podstawie art. 28 ust. 1 ustawy z dnia 17 maja 1989 r. o gospodarstwie nieruchomościami (Dz. U. z 2000 r. Nr 100, poz. 1356 i Nr 120, poz. 1268) uzgodniono projekt instalacji sieci uzbrojenia terenu

Tuchów - przyłącze wod.-kan. oraz instalacja elektryczna do budynku nr 829/2


Uzgodnione usytuowanie sieci uzbrojenia terenu podlega wytyczeniu i geodezyjnej inwentaryzacji powykonawczej przez jednostki uprawnione do wykonywania prac geodezyjnych. W razie niezgodności realizacji sieci uzbrojenia terenu z uzgodnionym projektem inwestor zobowiązany jest przedłożyć mapę z wynikami pomiarów powykonawczych właściwemu organowi administracji architektoniczno-budowlanej.

Uzgodnienie usytuowania projektowanych sieci uzbrojenia terenu zachowuje ważność przez okres 3 lat od dnia wydania opinii w sprawie uzgodnienia usytuowania projektowanych sieci uzbrojenia terenu. Uzgodnienie traci ważność w przypadku, o którym mowa w § 11 rozporządzenia Ministra Rolnictwa i Gospodarki Żywnościowej z dnia 2 kwietnia 2001 r. w sprawie geodezyjnej ewidencji i informacji o użytkach i zabudowie terenów oraz zespołów uzgadniania dokumentacji projektowej (Dz. U. z 2001 r. Nr 10, poz. 126).

Zużycie - 988/2012

(sygn. opinii)

Tarnów 2012. MAJ. 1.0

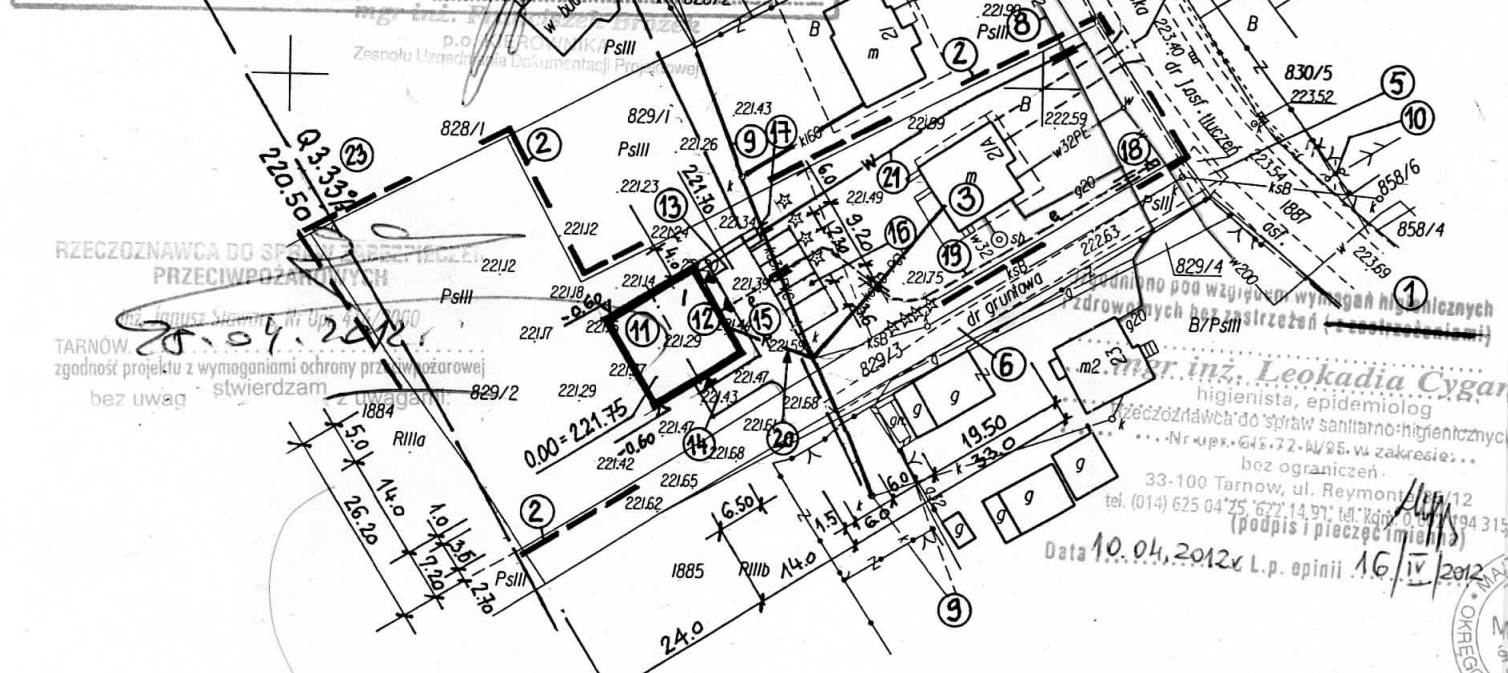

PRACOWNIA ARCHYTEKTONICZNA M+P. 469
33-170 Tuchów ul. Mickiewicza 7, tel/fax. (14) 652 59 72, 502 355 726

OBIEKT	BUDYNEK USŁUGOWY PRACOWNI SITODRUKU Tuchów ul. Ryglicka dz. nr 829/2		
	RYSUNEK	Projekt zagospodarowania	SKALA 1:1000
	INWESTOR	P.P.H.U. BODMAN - Bogusław Maniak 33-170 Tuchów ul. Ryglicka 21 a	BRANZA ARCH.-BUD
	PROJEKT.	mgr inż. arch. Piotr Miłkowski upr. bud. BPP Kraków nr 82/80	DATA
	SPRAWDZ.	mgr inż. arch. Marzanna Miłkowska upr. bud. BPP Kraków nr 84/80	04.2012

Nr ark. mapy 174.142.18 (403)
174.142.23 (425) ew.10
Układ 2000: 7.12.21.08, 7.12.21.09

Woj. małopolskie
Gmina TUCHÓW
Obręb M. TUCHÓW
Nr działka 829/2

MAPA SYTUACYJNO-WYSOKOŚCIOWA
do celów projektowych
powstała na podstawie przeskalowania
mapy zasadniczej w skali 1:2000
oraz pomiaru uzupełniającego
układ współrzędnych 2000
poziom odniesienia Kronsztadt 60
Skala 1:1000
zaktualizowano w terenie wg stanu
z dnia 20.01.2012r.

Wykonawca:
GEOTLAS USŁUGI GEODEZYJNE I KARTOGRAFICZNE
mgr inż. Marcin Kulas
Pleśna 332, 33-171 Pleśna
tel. 014 679 83 12, tel. 602 617 037
NIP: 993 000 4735 REGON: 120173213
Biuro: ul. Dąbrowskiego 46, 33-100 Tarnów
tel. 014 656 22 06

GEODETA UPRAWNIENY
mgr inż. Marcin Kulas
Nr upr. 20336

PROJEKT ZAGOSPODAROWANIA 1:1000

DZIAŁKI NR 829/2 W TUCHOWIE PRZY UL. RYGLICKIEJ DLA LOKALIZACJI BUDYNKU USŁUGOWEGO PRACOWNI SITODRUKU

INWESTOR: P.P.H.U. BODMAN - Bogusław MANIAK
33-170 Tuchów ul. RYGLICKA 21 a

1. Droga Tuchów Ryglice - ul. Ryglicka
2. Granica działki Inwestora - 829/2
3. Istniejący budynek mieszk. jednorodzinny
4. Istniejący zjazd z ulicy do domu jedn.
5. Istniejący zjazd z drogi na dz. 829/3^{do przebudowy wg oddz. postępowania}
6. Działka 829/3 - służebność gruntowa
7. Przebieg miejskiej sieci wodociągowej
8. Przebieg sieci gazu przewodowego NC
9. Przebieg miejskiej sieci kanalizacyjnej
10. Stup nr 66 napowietrznej sieci NN.
z którego zostanie wykonane przyłącze
(na zgłoszenie) do złącza kabl. ZK
11. Projektowana lokalizacja bud. usług.
pracowni sitodruku - I kond. bez podp.
12. Wejście główne na poz. parteru
13. Wejście gospodarcze do kotłowni
14. Wejście bezpośr. z zewn. (brama podn.)
do sali pracowni z podjazdem
15. Podjazd pod wejście i m. postojowe
16. Miejsca postojowe - 5, 2.30x6.00
w tym 1 - (3.60x6.00) dla os. niepełnospr.
17. Miejsce dla pojemnika na śmieci
18. Lokalizacja złącza kablowego ZK
19. Trasa wlv od złącza ZK do rozdź.
w budynku YKY5x10mm Lc=62 mb
z rurami ochron. Ø100 na skrzyżow.
z siecią gazu i przył. i siecią kanaliz.
20. Trasa przyłącza kanalizacyjnego z
budynku do studzienki sieci kanaliz.
PCVØ160 Lc=12 mb (na zgłoszenie)
21. Trasa przyłącza wody od sieci w200
PE Dn40, Lc=62 mb (na zgłoszenie)
z rurą ochr. Ø100 na skrzyżowaniu z
siecią gazu i kanalizacji ks315PCV
22. Linia potencjalnego zalewu wodą Q1%
23. Linia granicy bezpośredniego zagroż.
powodzią dla wystąpienia wody Q3,33%

mgr inż. arch. Piotr Miłkowski
upr. bud. nr BPP Upr. 82/80
do projektowania w spec. architektonicznej
bez ograniczeń w spec. konstrukcyjnej
i wykonawstwie w ograniczonym zakresie
33-170 Tuchów, ul. Rynek 18
Tel. 14 652 59 72 Tel. 502 355 726

mgr inż. arch. Marzanna Miłkowska
upr. bud. nr BPP Upr. 84/80
do projektowania w spec. architektonicznej
bez ograniczeń w spec. konstrukcyjnej
i wykonawstwie w ograniczonym zakresie
33-170 Tuchów, ul. Rynek 18
Tel. 14 652 59 72 Tel. 502 355 674

mgr inż. arch. Marzanna Miłkowska
upr. bud. nr BPP Upr. 84/80
do projektowania w spec. architektonicznej
bez ograniczeń w spec. konstrukcyjnej
i wykonawstwie w ograniczonym zakresie
33-170 Tuchów, ul. Rynek 18
Tel. 14 652 59 72 Tel. 502 355 674

mgr inż. Grzegorz Furmański
upr. do projektowania i kierowania
pracy budowlanej w specjalności
instalacyjnej, w zakresie sieci, instalacji
różnych: wodociągowej i kanalizacyjnej,
ciepłych, wentylacyjnych i gazowych
bez ograniczeń
42/43/98 MAP/IS/3270/0

ORIENTACJA
skala 1:10 000

FRANCISZEK NOWAK
Uprawniony do projektowania,
kierow. i nadzorow. robót budowl.
w spec. instalacji Elektrycz.
Nr Upr. 667W/75 UAN-I-7342/399/94
33-115 Janówice nr 122

