


- 100 Przedsiónek
101 Korytarz
102 Biuro
103 Biuro
104 Toileta,
105 Pok.socjalny
106 Sala pracowni
107 Ciemnia
108 Kuchnia

Instalacja wod.-kan. Rzut parteru

UM-UMYWALKA
WC-MISKA USTĘPOWA
KR-KRATKA SCIEKOWA
ZG-ZLEW GOSPODARCZY
ZL-ZLEWOZMYWAK
NT-NATRYSK
BI-BIDET
PK-PION KANALIZACYJNY
PWC-PRZEPL.WYMIENNIK CIEP.
OW-ELEKTR.OGRZEWACZ WODY
ZW-PRZEW.WODY ZIMNEJ
CW-PRZEW.WODY CIEPŁEJ
ZZW-ZAWOR ZWROTNY
ZB-ZAWOR BEZPIECZENSTWA
POM-URZADZENIE POMIAROWE
R-REWIZJA
FA - FILTR ANTYSKAZ.

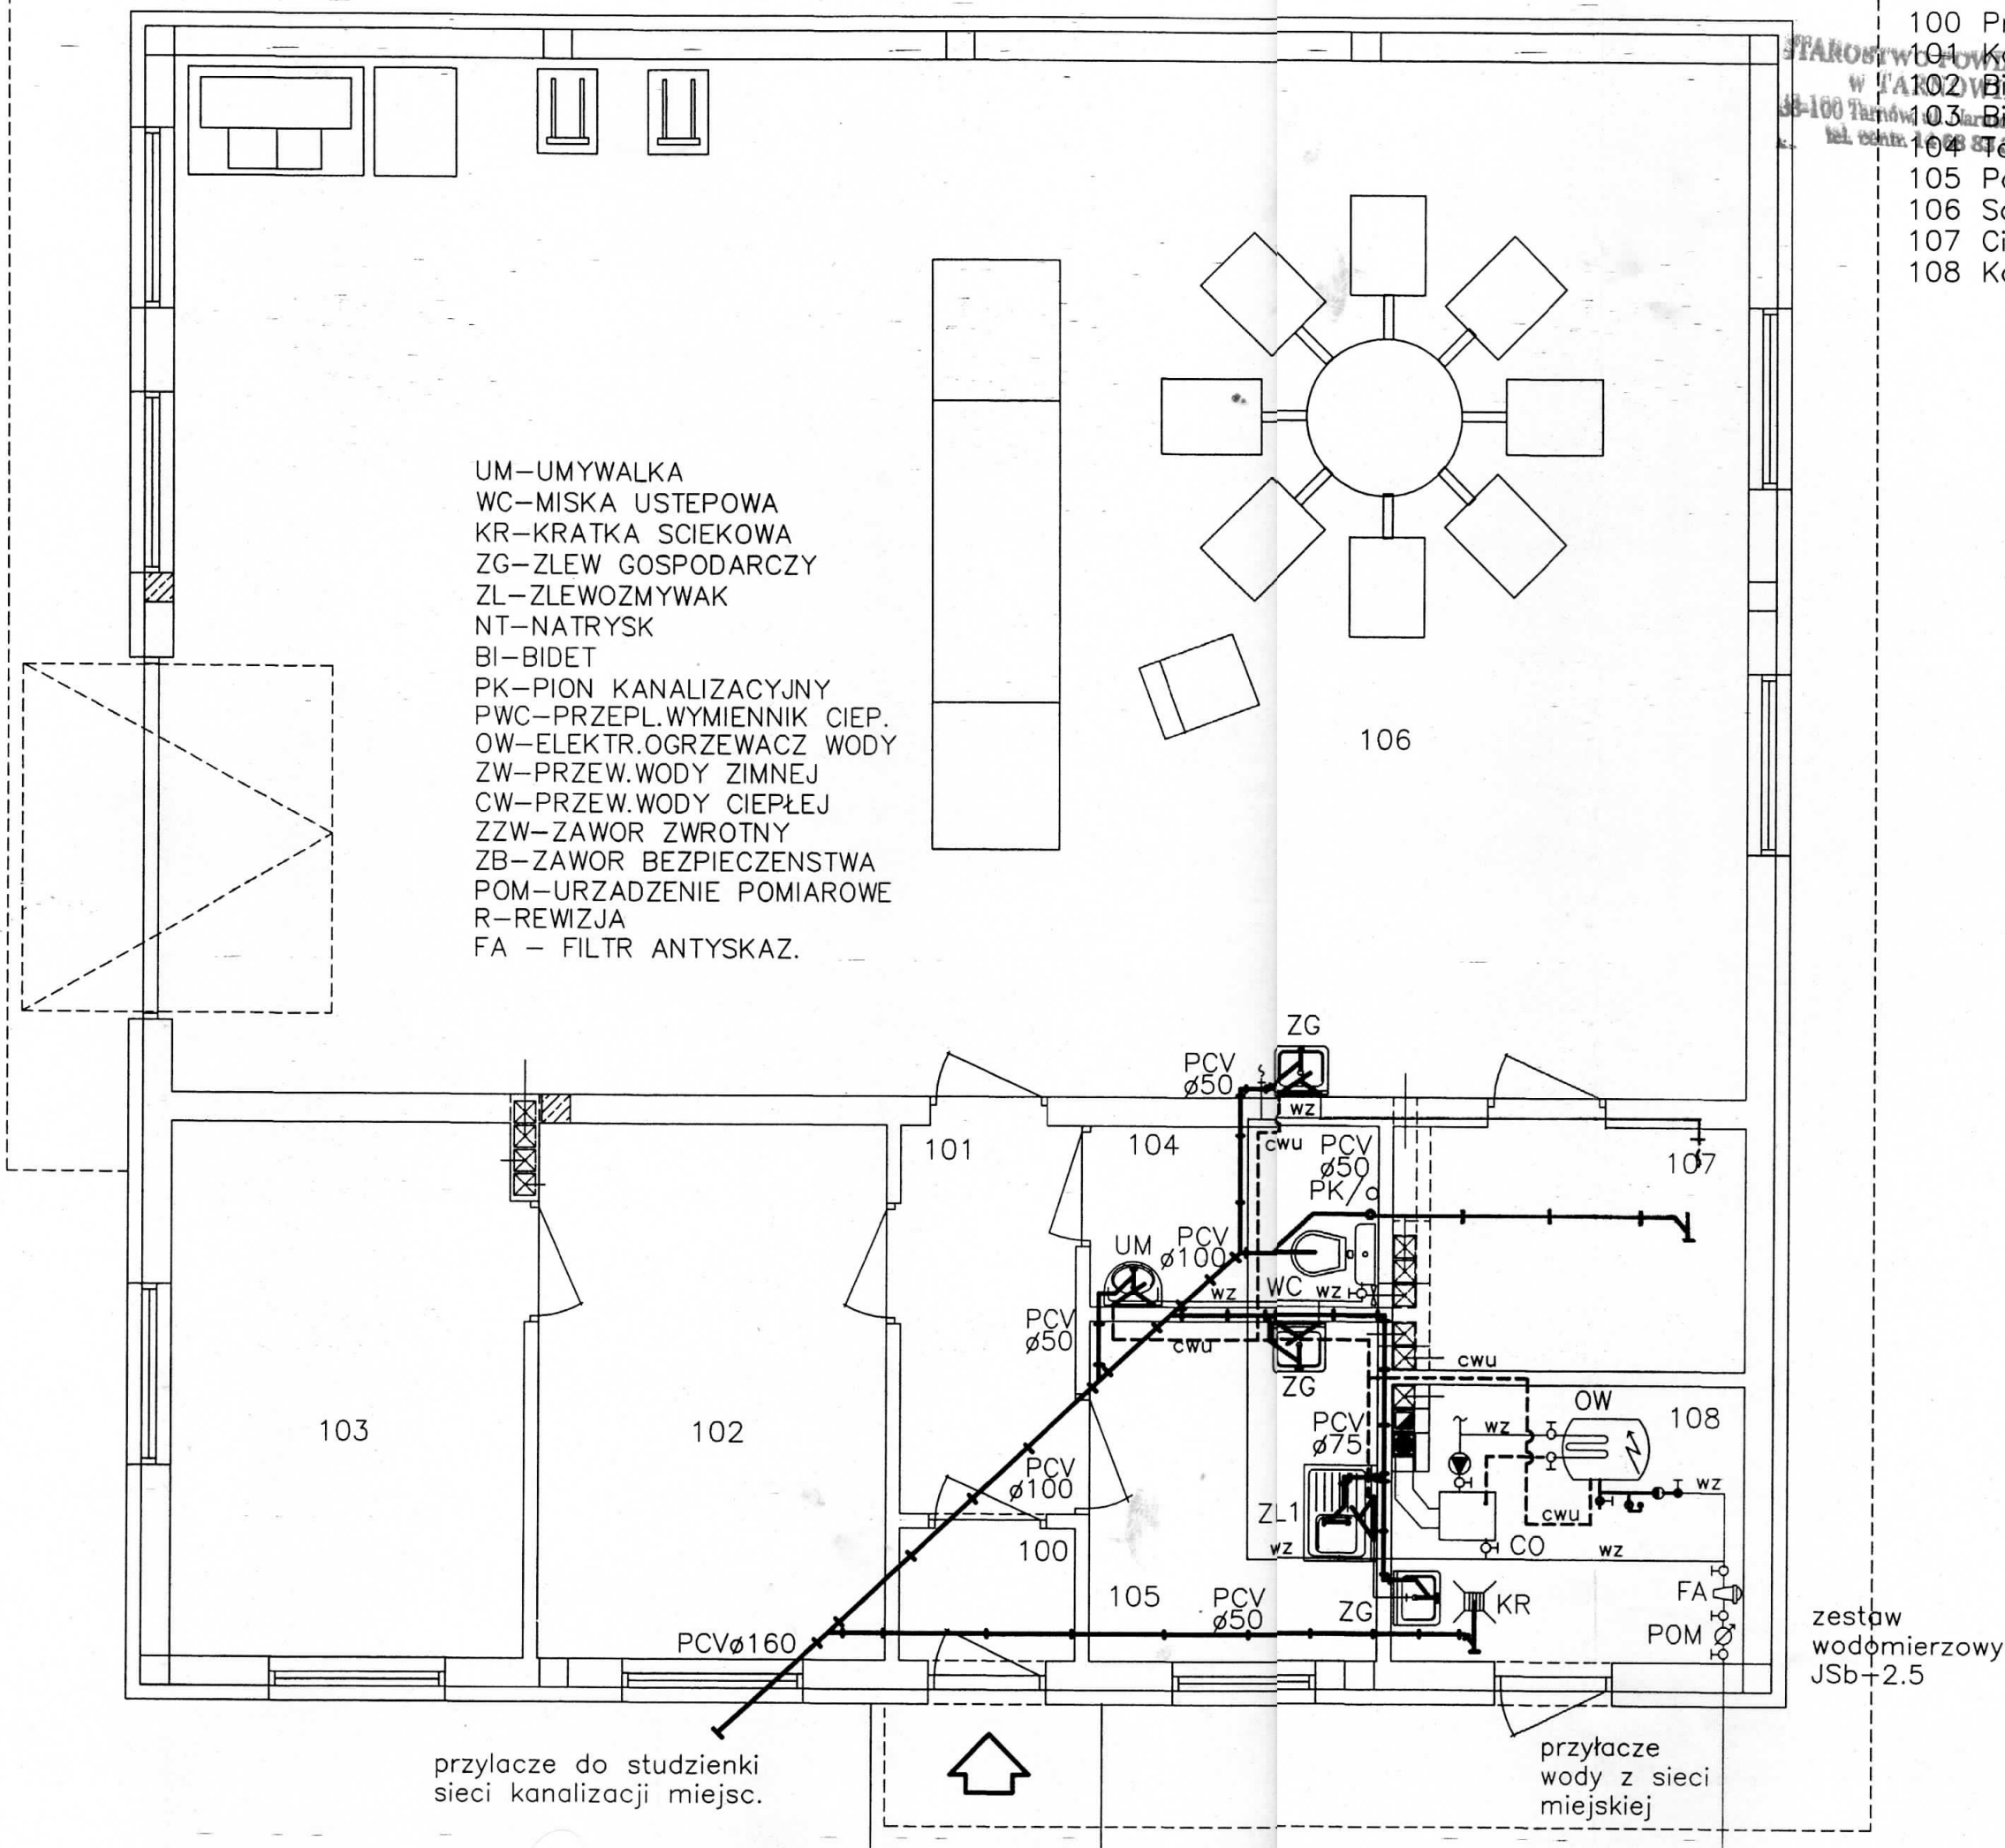

mgr inż. Furmański
projektowanie i kierowanie
pracy w specjalności
sieci, instalacji
ciepłowniczych i kanalizacji
sanitarnych i gazowych
MAP/IS/3270/01
Sprawdzony

PROJEKTANT
mgr inż. Grzegorz Pabjan
Up. nr S-199/02

NAZWA I ADRES OBIEKTU Tuchów ul. Ryglicka dz. 823/2 Bud. usługowy pracowni sitodruku		
PRZEDMIOT RYSUNKU PARTER Instalacja wod. - kan.		
EKO-PRO GRZEGORZ PABJAN 38-200 Jasto, ul. 17-go Stycznia 68a		
PROJEKTANT mgr inż. Grzegorz Pabjan upr. nr S-199/02		
DATA: 05.2012	SKALA: 1:50	NR RYS.: 1